


邵东市城区三中消防设施改造项目

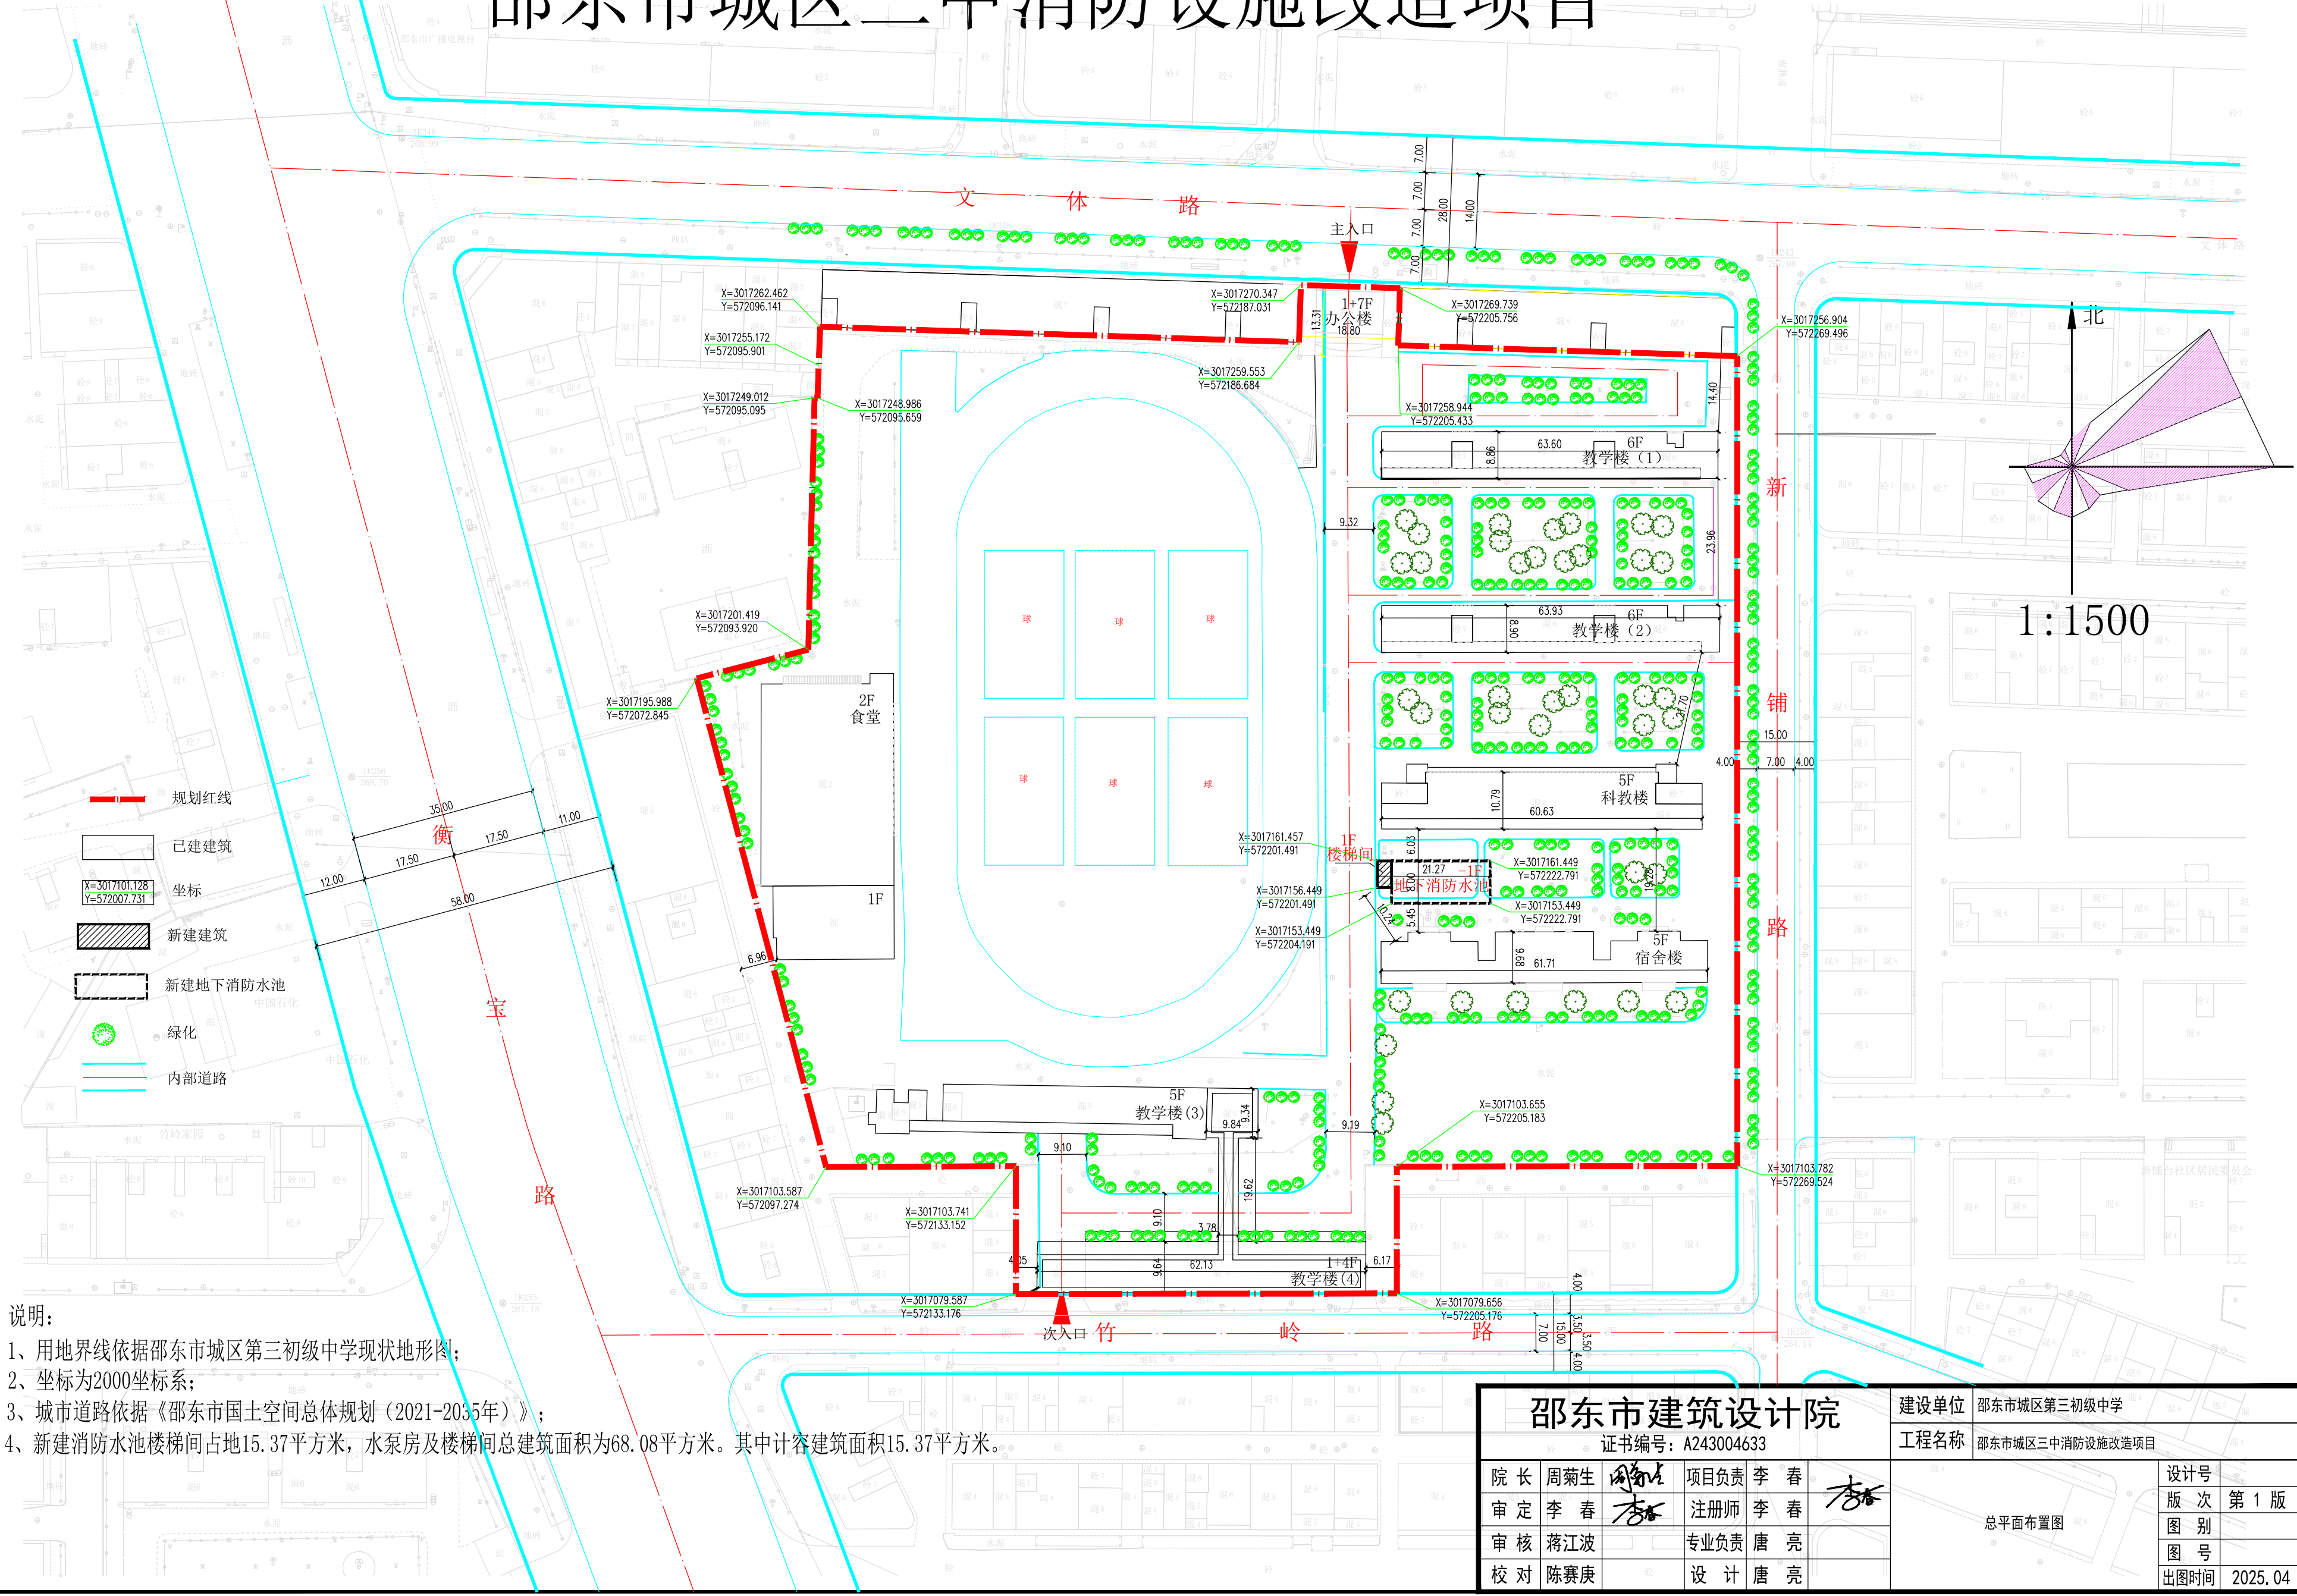

说明：
1、用地界线依据邵东市城区第三初级中学现状地形图；
2、坐标为2000坐标系；
3、城市道路依据《邵东市国土空间总体规划（2021-2035年）》；
4、新建消防水池楼梯间占地15.37平方米，水泵房及楼梯间总建筑面积为68.08平方米。其中计容建筑面积15.37平方米。

邵东市建筑设计院				建设单位	邵东市城区第三初级中学		
证书编号：A243004633				工程名称	邵东市城区三中消防设施改造项目		
院长	周菊生	项目负责	李春	总平面布置图	设计号	版次	
审定	李春	注册师	李春		图别	第1版	
审核	蒋江波	专业负责	唐亮		图号		
校对	陈赛庚	设计	唐亮		出图时间	2025.04	

本院出图签章 否则一律无效